
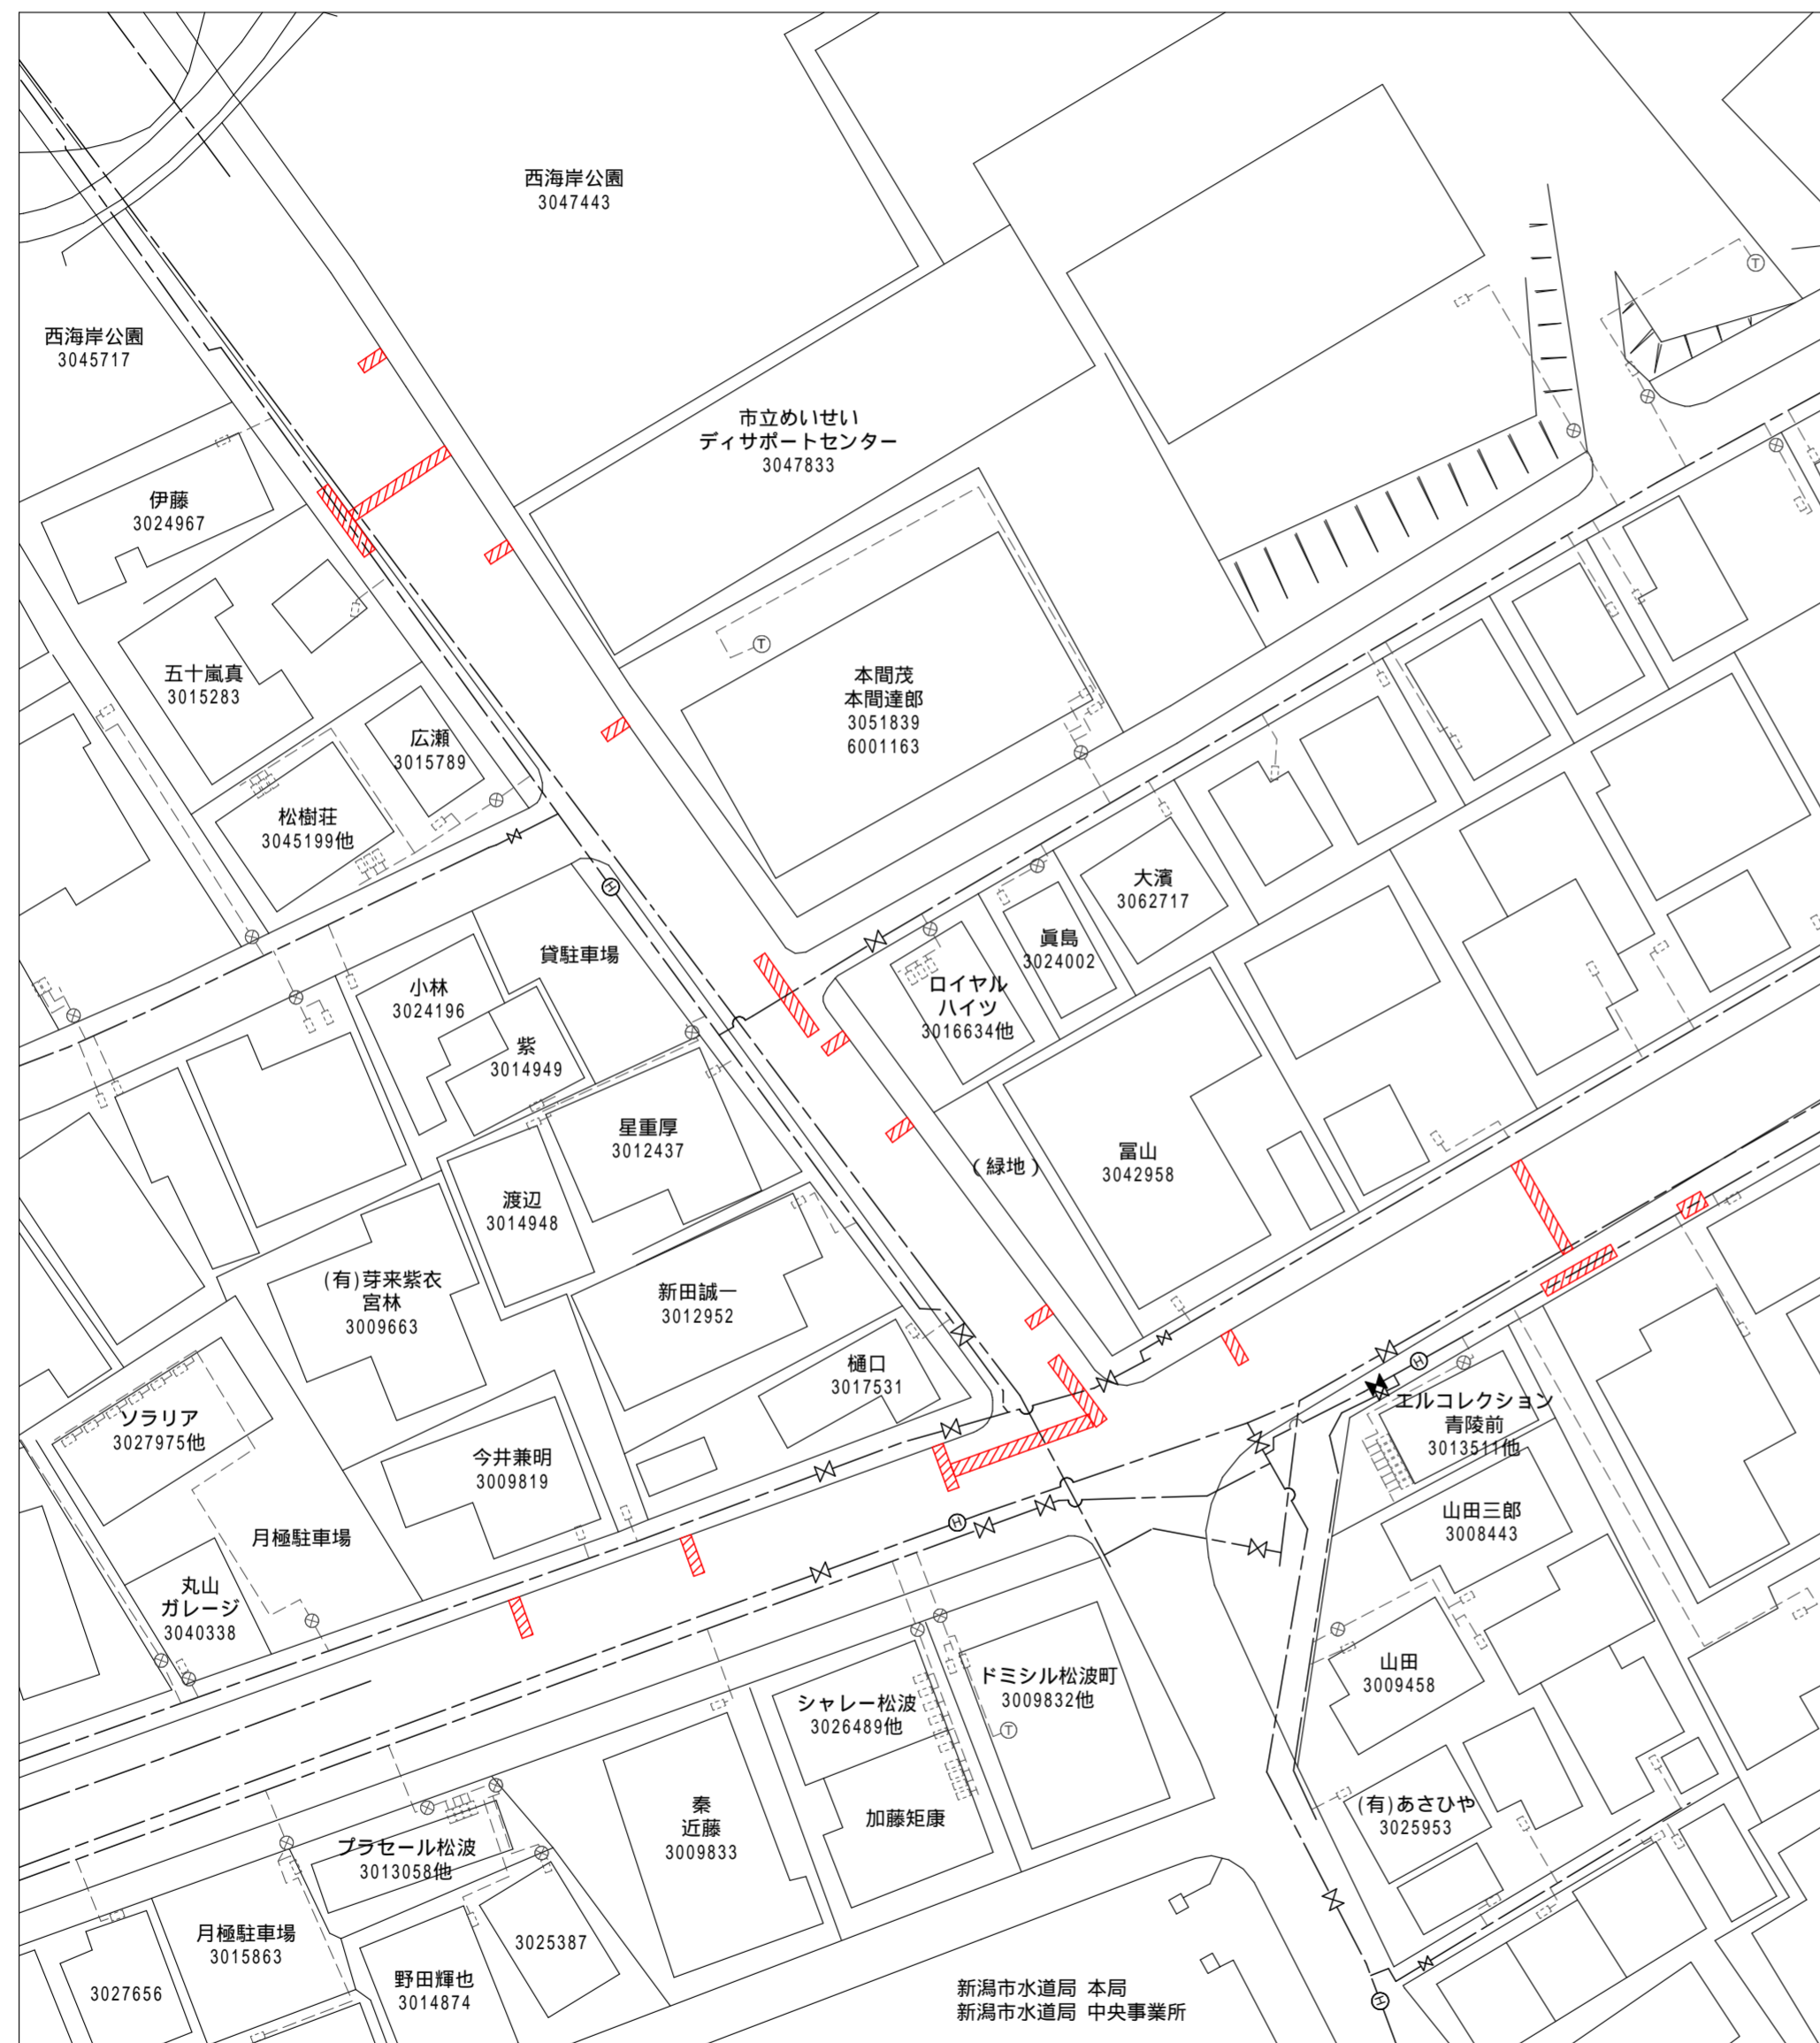


試掘計画図 S = 1:500

▨ : 試掘予定箇所

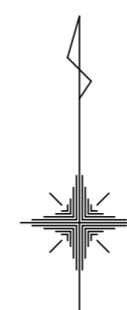

試掘	埋設物	掘削寸法	道路
	下水道取付管	0.85×2.0	車道
	下水道管	0.85×8.8	車道
	既設配水管 DIP 150、北陸ガス管(低圧)	1.0×6.0	歩道
	下水道取付管	0.85×2.0	車道
	下水道取付管	0.85×2.0	車道
	既設配水管 DIP 100、北陸ガス管(中圧,低圧) 下水道取付管	1.0×7.0	車道
	下水道取付管	0.85×2.0	車道
	下水道取付管	0.85×2.0	車道
	下水道取付管	0.85×2.0	車道
	既設配水管 DIP 150、北陸ガス管(中圧,低圧)、下水道管	1.0×6.0	車道
	既設配水管 DIP 150、北陸ガス管(中圧,低圧)、下水道管	1.0×11.0	車道
	北陸ガス管(中圧,低圧)	0.85×3.5	車道
	北陸ガス管(低圧)	0.85×2.6	車道
	既設配水管 CIP 600、北陸ガス管(低圧)、NTT	0.85×7.4	車道
	既設配水管 DIP 200、北陸ガス管(低圧)	1.0×6.0	歩道
	北陸ガス管(中圧)	0.85×3.0	車道
	既設配水管 DIP 500、北陸ガス管(中圧)	0.85×3.0	車道
	既設配水管 DIP 200、北陸ガス管(低圧)	1.2×2.0	歩道

試掘工工程表

12/14 昼	12/15 昼	12/16 昼	12/17 昼	12/18 昼
舗装切断	,	,	,	
12/21 昼	12/22 昼			
,	,			
1/6 昼	1/7 昼	1/8 昼		
,	,	,		
1/12 昼	1/12 夜	1/13 夜	1/14 夜	
	,			

新潟市水道局 技術部 管路課

工事番号	令和2年度 管老幹2第3号		
工事名	配水幹線布設工事		
工事場所	新潟市中央区関屋松波町1丁目他 地内		
図名	試掘計画図		
縮尺	1:500		
図面番号	第1号 (全葉)		
しゅん工年月日	令和 年 月 日		
施工者	(株)エステー工事		
管工事	(株)エステー工事		
総括監督員	主任監督員	設計者	担当監督員